


8 分電盤位置図 および 機器配置図

1 / 3

M-3


3P
75A

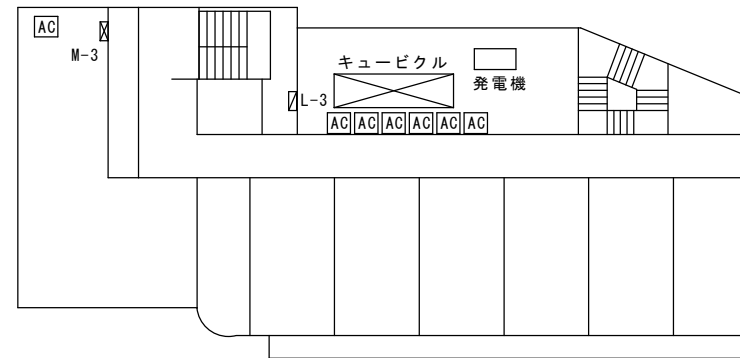

発電機


2P
20A 
3P
100A 


2P
20A

床
暖
房
制
御
盤

X-1

3P
100A

L-1

3P
150A

L-1

3P
250A

L-2

3P
150A

L-2

3P
200A

L-3

3P
150A

L-3

3P
150A

M-B1A

3P
40A

M-B1B

3P
150A

M-1A

3P
250A

M-1B

3P
225A

M-1C

3P
75A

HGR LGR 所内

2P
20A 
2P
20A 
2P
20A
20M20M 20M

M-2A

3P
175A M-2B

3P
100A M-3

3P
75A EV

3P
75A GAC(発電機)

3P
75A

図
記
号
欄

 開 閉 器

 配線用しゃ断器

 漏電しゃ断器

 室外機

 電流計付開閉器

 電磁開閉器

 カットアウトスイッチ

※ 図中の色分けは下記の内容を表しています。

 絶縁不良  接地不良  設備不良
  

契 約 番 号


修 正 年 月 日 2023. 12. 3

作 成 者 堀 場 信 吾

堀場電気管理事務所

8 分電盤位置図
および
機器配置図

2 / 3

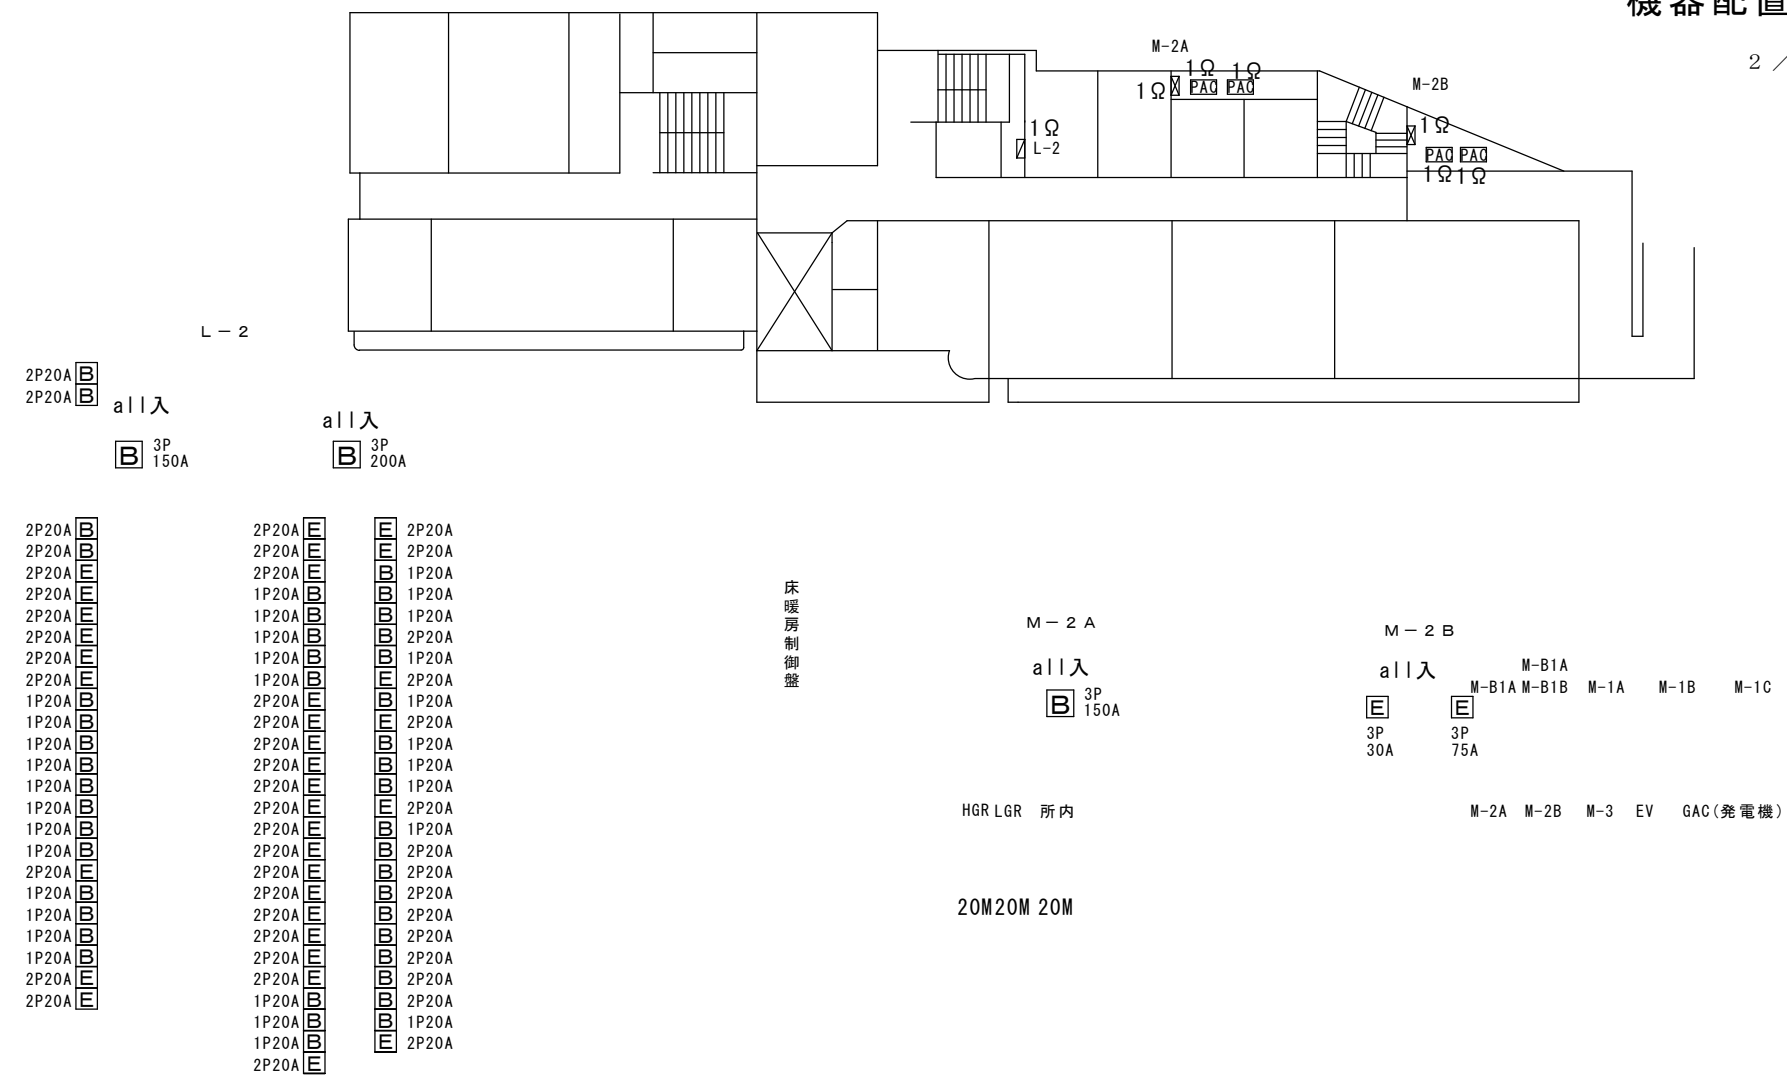

図記号欄	S 開閉器		B 配線用しゃ断器		E 漏電しゃ断器		PAC 室外機		※ 図中の色分けは下記の内容を表しています。 □ 絶縁不良 □ 接地不良 □ 設備不良 □ □ □	契約番号		
	S 電流計付開閉器		S 電磁開閉器		C カットアウトスイッチ					修正年月日	2023. 12. 3	
										作成者	堀場 信吾	

堀場電気管理事務所


8 分電盤位置図
および
機器配置図

3 / 3


M-1 A




1 階

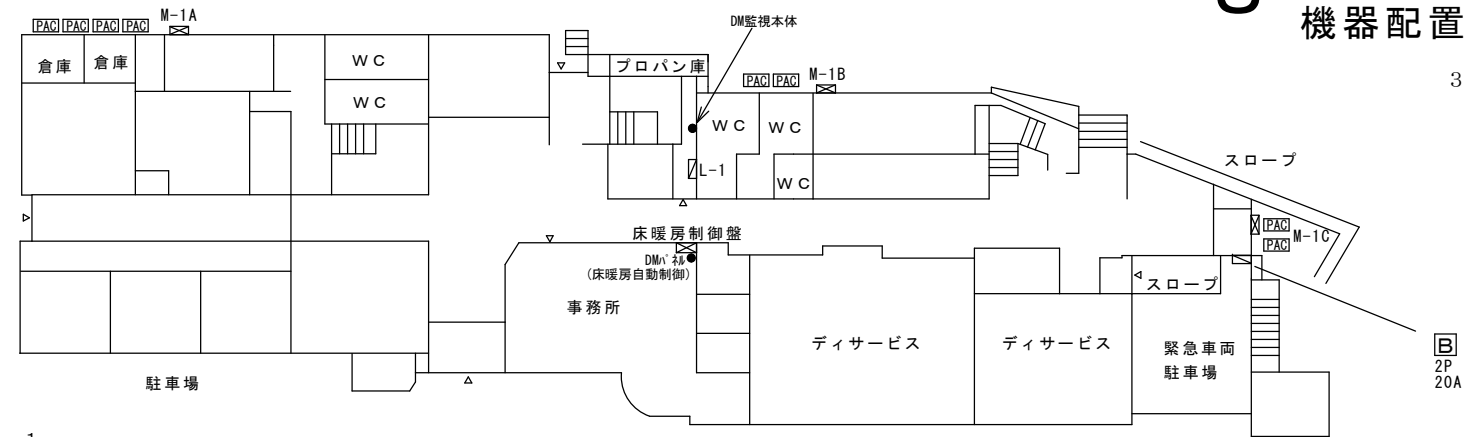



L-1

 



all入 E 3P 125A

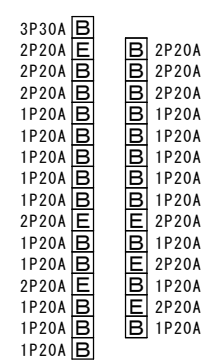

all入

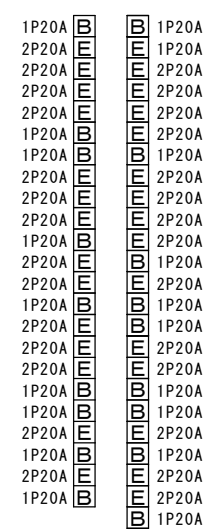 


all入

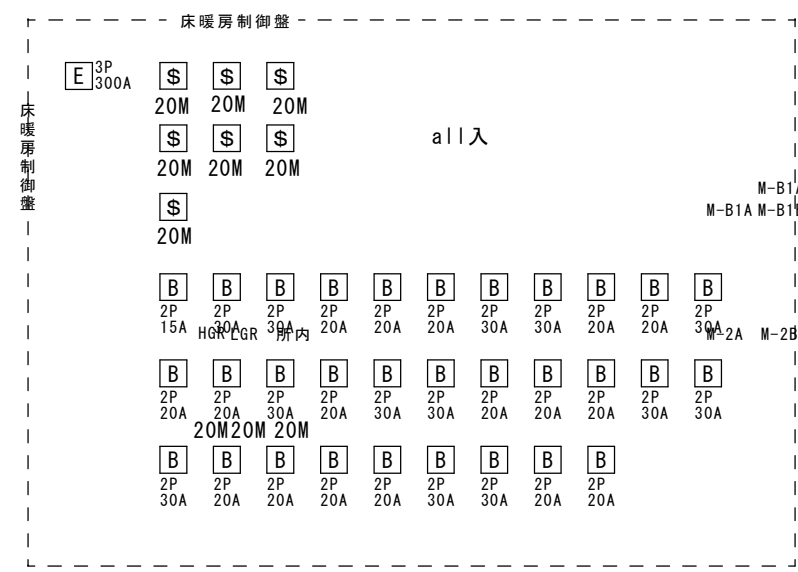 


M-1 B

all入

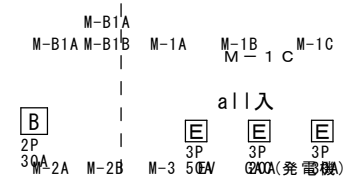

all入

 

図記号欄	S 開閉器	B 配線用しゃ断器	E 漏電しゃ断器	PAC 室外機	※ 図中の色分けは下記の内容を表しています。 絶縁不良 接地不良 設備不良	契約番号	
	電流計付開閉器	電磁開閉器	C カットアウトスイッチ			修正年月日	2023. 12. 3
						作成者	堀場 信吾


堀場電気管理事務所

需要設備の構内平面図

自家用電気工作物設置事業所名
ワースリビングかみきた

同上所在地

奈良県吉野郡上北山村大字河合381番地

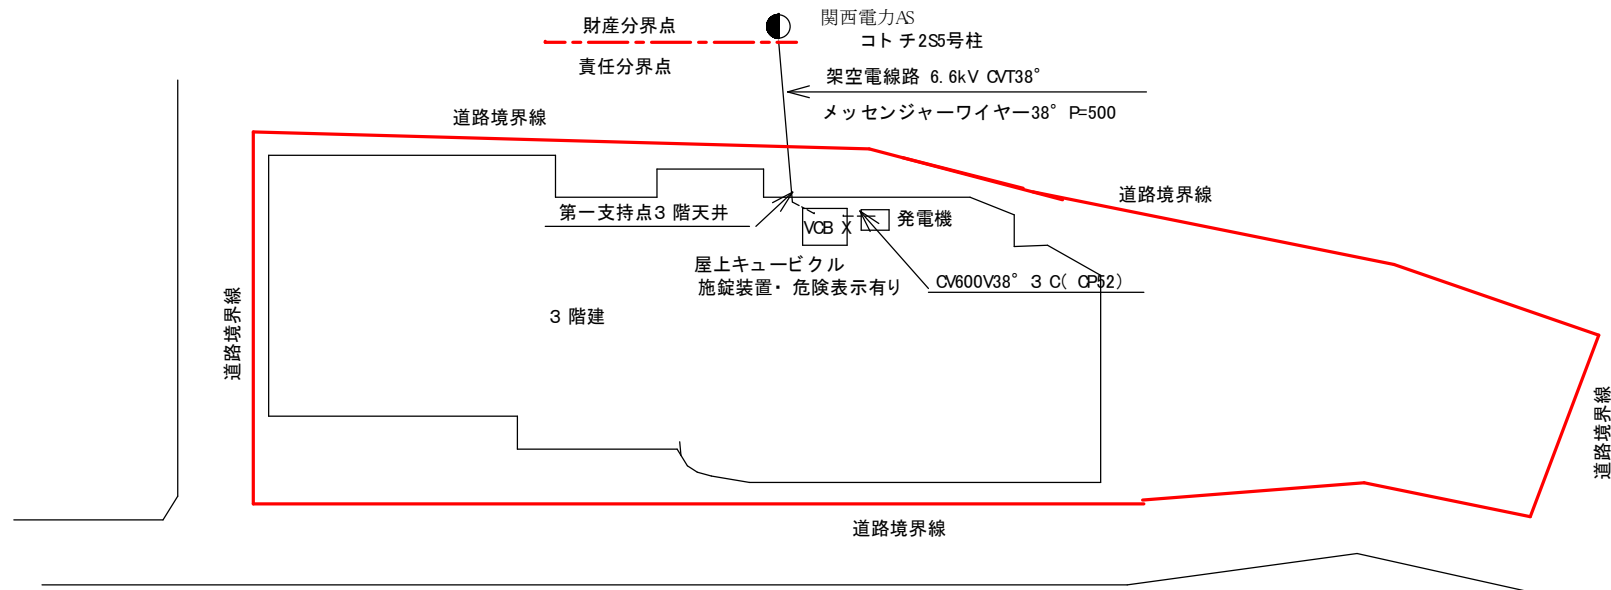

縮尺1/400

作成年月日	2023/12/2
作成者	堀場 信吾

ワースリビングかみきた

奈良県吉野郡上北山村大字河合381番地

